


ЭКСПЛИКАЦИЯ ПОМЕЩЕНИЙ

N ПОМ.	НАИМЕНОВАНИЕ	ПЛОЩАДЬ М <sup>2</sup>	Кат. помещения	N ПОМ.	НАИМЕНОВАНИЕ	ПЛОЩАДЬ М <sup>2</sup>	Кат. помещения
<i>Помещения магазина "Промтовары"</i>				<i>Помещения офиса №2</i>			
101	Тамбур	4,1		131	Тамбур	2,7	
102	Пост пожарной сигнализации	3,8		132	Вестибюль	7,7	
103	Торговый зал	103,0		133	Комната охраны	5,4	
104	Кладовая уборочного инвентаря	4,0		134	Пост пожарной сигнализации	0,8	
105	Коридор	10,2		135	Кабинет	16,4	
106	Санузел	2,9		135а	Подсобное помещение	1,4	
107	Канторское помещение	20,5		136	Комната приема пищи	16,1	
108	Гардероб персонала	18,4		137	Коридор	7,8	
109	Зона отдыха и приема пищи персонала (световой кабинет)	21,1		138	Санузел	3,3	
	Всего:	188,0		139	Кладовая уборочного инвентаря	3,6	
				140	Кабинет	33,4	
					Всего:	98,6	
<i>Помещения жилого дома</i>				<i>Помещения жилого дома</i>			
				141	Тамбур	3,6	
				142	Вестибюль	12,2	
<i>Помещения жилого дома</i>				<i>Помещения жилого дома</i>			
115	Тамбур	4,7		143	Тамбур	4,1	
115а	Тамбур	4,8		144	Колясочная	7,6	
116	Колясочная	6,1		145	Лифтовой холл	12,2	
117	Вестибюль	15,6		146	Лестничная клетка	7,8	
118	Кладовая	8,4		147	Тамбур	2,8	
119	Лифтовой холл	12,2		147а	Тамбур	2,9	
120	Лестничная клетка	7,8			Всего:	53,2	
121	Тамбур	2,8		<i>Помещения офиса №3</i>			
121а	Тамбур	2,9		148	Тамбур	1,9	
	Всего:	65,3		149	Вестибюль	6,8	
<i>Помещения офиса №1</i>				<i>Помещения офиса №1</i>			
122	Тамбур	1,8		150	Кабинет	29,9	
123	Коридор	10,0		151	Кабинет начальника	9,1	
124	Пост пожарной сигнализации	2,3		152	Коридор	17,5	
125	Кабинет	10,4		153	Комната приема пищи	12,2	
126	Кабинет	13,2		154	Пост пожарной сигнализации	1,6	
127	Санузел	3,7		155	Кладовая уборочного инвентаря	3,7	
128	Кладовая уборочного инвентаря	3,2		156	Санузел	2,7	
129	Кабинет	9,1		157	Кабинет	34,9	
130	Коридор	3,0		157а	Подсобное помещение	3,5	
	Всего:	56,7		158	Кабинет	22,3	
					Всего:	146,1	

УСЛОВНЫЕ ОБОЗНАЧЕНИЯ

- 001 - номер помещения
- 1 - тип двери
- ОК-1 - тип окна
- 1 - тип пола

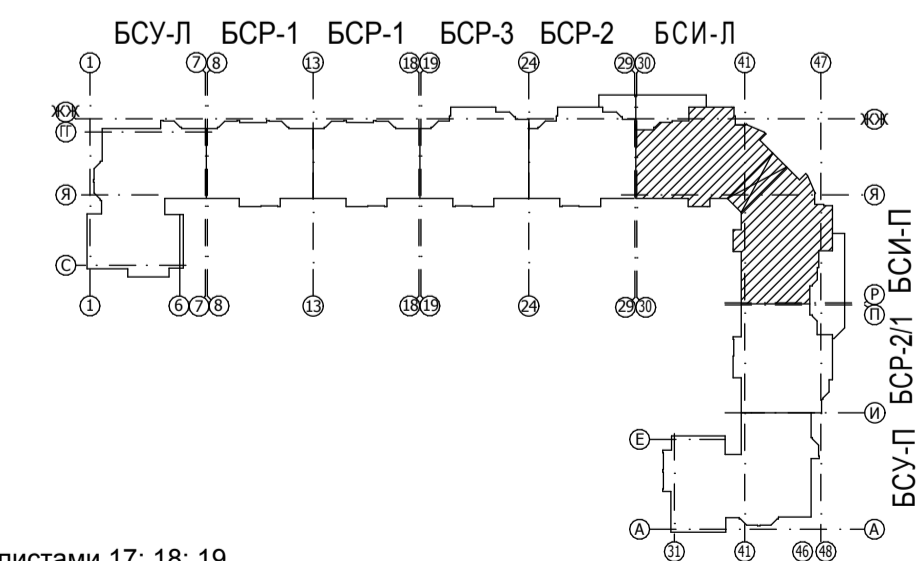

Данный лист см. совместно с листами 17; 18; 19.

46-03-11-4/2-АР					
г. Владимир, мкрн. Юрьево, квартал №7					
Изм.	Кол.уч.	Лист	№ док.	Подп.	Дата
Многоквартирный жилой дом со встроенно-пристроенными помещениями и подземной автостоянкой на 70 маш-мест				Стадия	Лист
ГИП				П	11
Гл. спец. Морозов				ООО "ПРОЕКТ" г. Владимир	
Архитектор Шиганова				План отделочных работ 1-го этажа в осях 30-48/Р-ЖЖ	